




INST. SANITÁRIAS
PLANTA BAIXA
 ESCALA 1/50

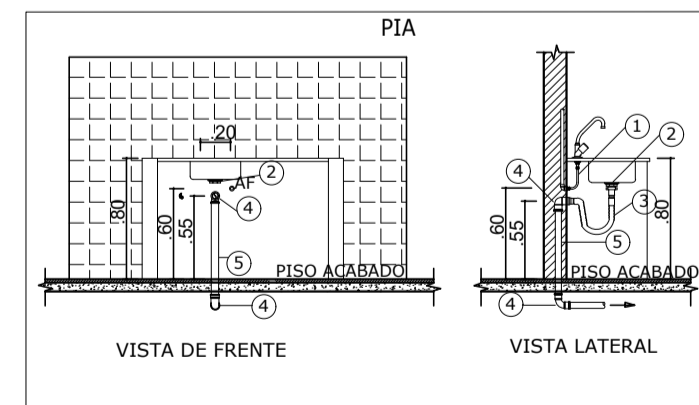


- ÁGUA FRIA E ESGOTO
- 1-ENGATE FLEXÍVEL
 - 2-VÁLVULA DE ESCOAMENTO PARA PIA DE COZINHA
 - 3-SIFÃO PARA PIA DE COZINHA Ø 1.1/2" x 1.1/2"
 - 4-JOELHO 90° SOLDÁVEL Ø 50mm
 - 5-TUBO PARA ESGOTO PRIMÁRIO Ø 50mm.

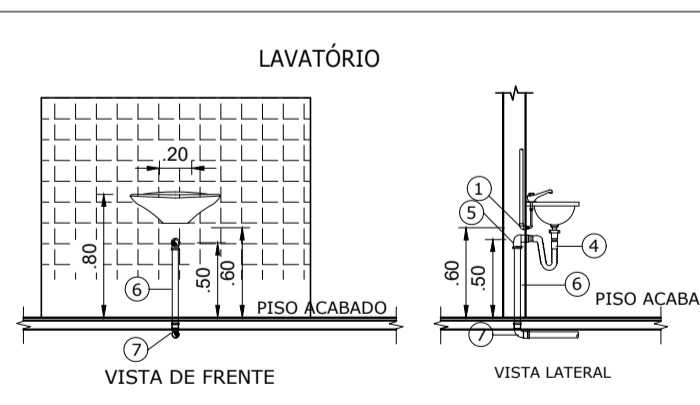


- LEGENDA
- 1-JOELHO 90° PVC SOLDÁVEL E COM ROSCA METÁLICA Ø 20mmx1/2"
 - 2-LIGAÇÃO FLEXÍVEL
 - 3-VÁLVULA DE ESCOAMENTO PARA LAVATÓRIO COM LADRÃO
 - 4-SIFÃO PARA LAVATÓRIO Ø 1x1.1/2"
 - 5-JOELHO 90° PVC SOLDÁVEL E COM ROSCA Ø 40mmx1.1/2"
 - 6-TUBO PVC PARA ESGOTO SECUNDÁRIO Ø 50mm
 - 7-CURVA 90° PVC CURTA Ø 40mm

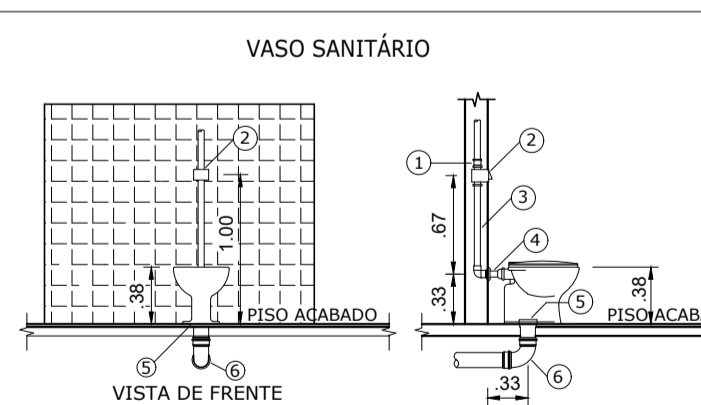

- LEGENDA
- 1- ADAPTADOR SOLDÁVEL CURTO DE PVC, COM BOLSA E ROSCA PARA REGISTRO Ø40mmx1.1/2" OU Ø 50mm
 - 2-VÁLVULA DE DESCARGA Ø 1.1/2" OU Ø 2"
 - 3-TUBO PVC PARA VÁLVULA DE DESCARGA Ø 1.1/2" OU Ø 2"
 - 4-TUBO DE LIGAÇÃO PARA VASO SANITÁRIO
 - 5-LIGAÇÃO PARA SAÍDA DE VASO SANITÁRIO Ø 100mm
 - 6-JOELHO 90° PVC CURTO Ø 100mm

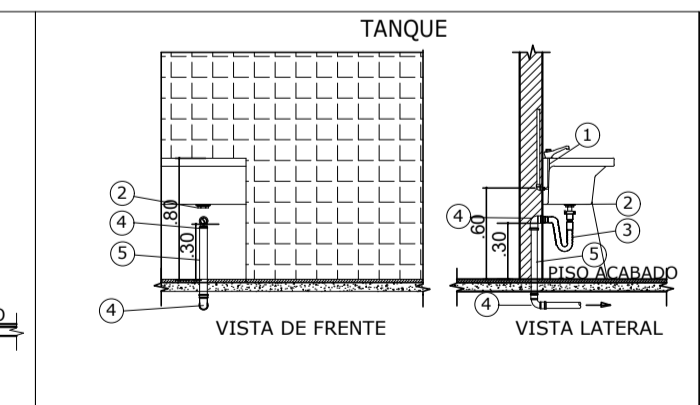

- ÁGUA FRIA E ESGOTO
- 1-ENGATE FLEXÍVEL
 - 2-VÁLVULA DE ESCOAMENTO PARA TANQUE
 - 3-SIFÃO PARA TANQUE Ø 1.1/2"x1.1/2"
 - 4-JOELHO 90° SOLDÁVEL Ø 50mm
 - 5-TUBO PARA ESGOTO PRIMÁRIO Ø 50mm.

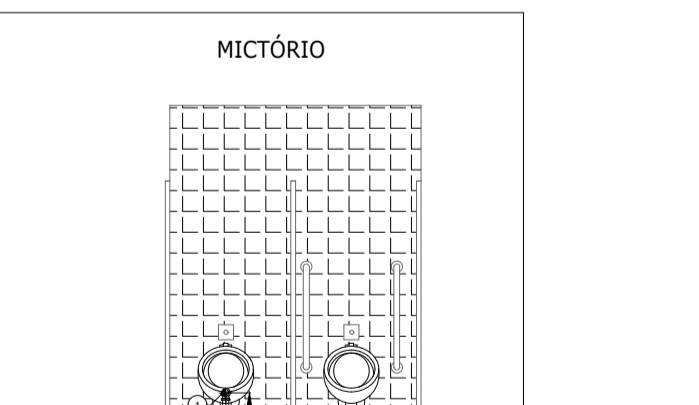

- LEGENDA
1. JOELHO 90° PVC SOLDÁVEL E COM ROSCA Ø50mm
 2. TUBO PVC Ø50mm
 3. CURVA 90° PVC CURTA Ø50mm

INST. SANITÁRIAS
DETALHE DE INSTALAÇÕES DE APARELHOS
 SEM ESCALA

Lista de Materiais	
Caixas de Passagem	
Caixa de gordura	11 pç
CE- DN-40 cm	
Caixa de inspeção esgoto simples	16 pç
CE- 60x60 cm	
PVC Acessórios	
Ralo sifonado saída rosçada 1.1/2"	
100 mm - 1.1/2"	21 pç
PVC Esgoto	
Bucha de redução	
75 mm - 60 mm	3 pç
50 mm - 40 mm	10 pç
Curva 90	
100 mm	13 pç
50 mm	40 pç
40 mm	20 pç
Joelho 45	
75 mm	1 pç
50 mm	5 pç
40 mm	4 pç
Junção simples	
100 mm - 100 mm	7 pç
100 mm - 50 mm	1 pç
75 mm - 50 mm	6 pç
50 mm - 50 mm	14 pç
40 mm x 40 mm	2 pç
Tubo rígido c/ ponta lisa	
100 mm - 4"	141.41 m
75 mm - 3"	6.49 m
50 mm - 2"	55.36 m
40 mm	17.62 m
PVC Ventilação	
Terminal de ventilação	
50 mm	28 pç
Tubo rígido c/ ponta lisa	
50 mm - 2"	84.0 m
Tê sanitário	
100 mm - 50 mm	8 pç
50 mm - 50 mm	17 pç
75 mm - 50 mm	3 pç
Curva 90	
50 mm	28 pç

TIPO DA OBRA:	CONSTRUÇÃO DA FEIRA DO PRODUTOR	
PROPRIETÁRIO:	PREFEITURA MUNICIPAL DE ITAÚBA - MT	
C.G.C. / C.P.F.:	03.238.961/0001-27	
LOCAL:	AV. MADRI BARBARA MAIX, ESQUINA COM A RUA PRINCESA IZABEL - ITAÚBA/MT	
ÁREAS:	AUTOR DO PROJETO: KLEY WILLIAN AREVALO COSTA CREA: 120.075.956-7	
ESCALA:	ASSUNTO:	FOLHA Nº
INDICADAS	INST. SANITÁRIAS	01/02
DATA:	DETALHE DE INSTALAÇÕES DE APARELHOS	
JANEIRO/2019		